

Powiat: żywiecki
Gmina: Swinna [241713.2]
Dziedz. Trzebinia [Nr 0005]

MAPA DO CELÓW PROJEKTOWYCH

aktualna na dzień: 08.04.2019r.
SKALA 1:500
układ wsp. pr. Płaskich 2000
SEKCJA 6.116.32.06.4.3
Mapa powstała w wyniku aktualizacji mapy zasadniczej
układ wys. Kronsztadt 86

Pomiarom objęto:
- sytuację terenu
- rzeźbę terenu
- uzbrojenie terenu

Nie wyklucza się istnienia w terenie uzbrojenia podziemnego
nie zgłoszonego do inwentaryzacji.
Koloriem zielonym wniesiono granice działek na podstawie
przeskalowanej mapy ewidencyjnej w skali 1:2000.


Usługi Geodezyjne "GEO-PROFIL" s.c.
Janusz Sroka, Dominik Piela
34-300 Żywiec, ul. Komorowskich 31
NIP 553-92-23-571, REGON 072740749
tel. 475-46-55, 604-905-198, 604-589-192

Wykonat:

Żywiec dnia: 08.04.2019r.

Mapa wykonana pod projekt obiektu mostowego.

zakres pomiaru
MPZP
linia zabudowy

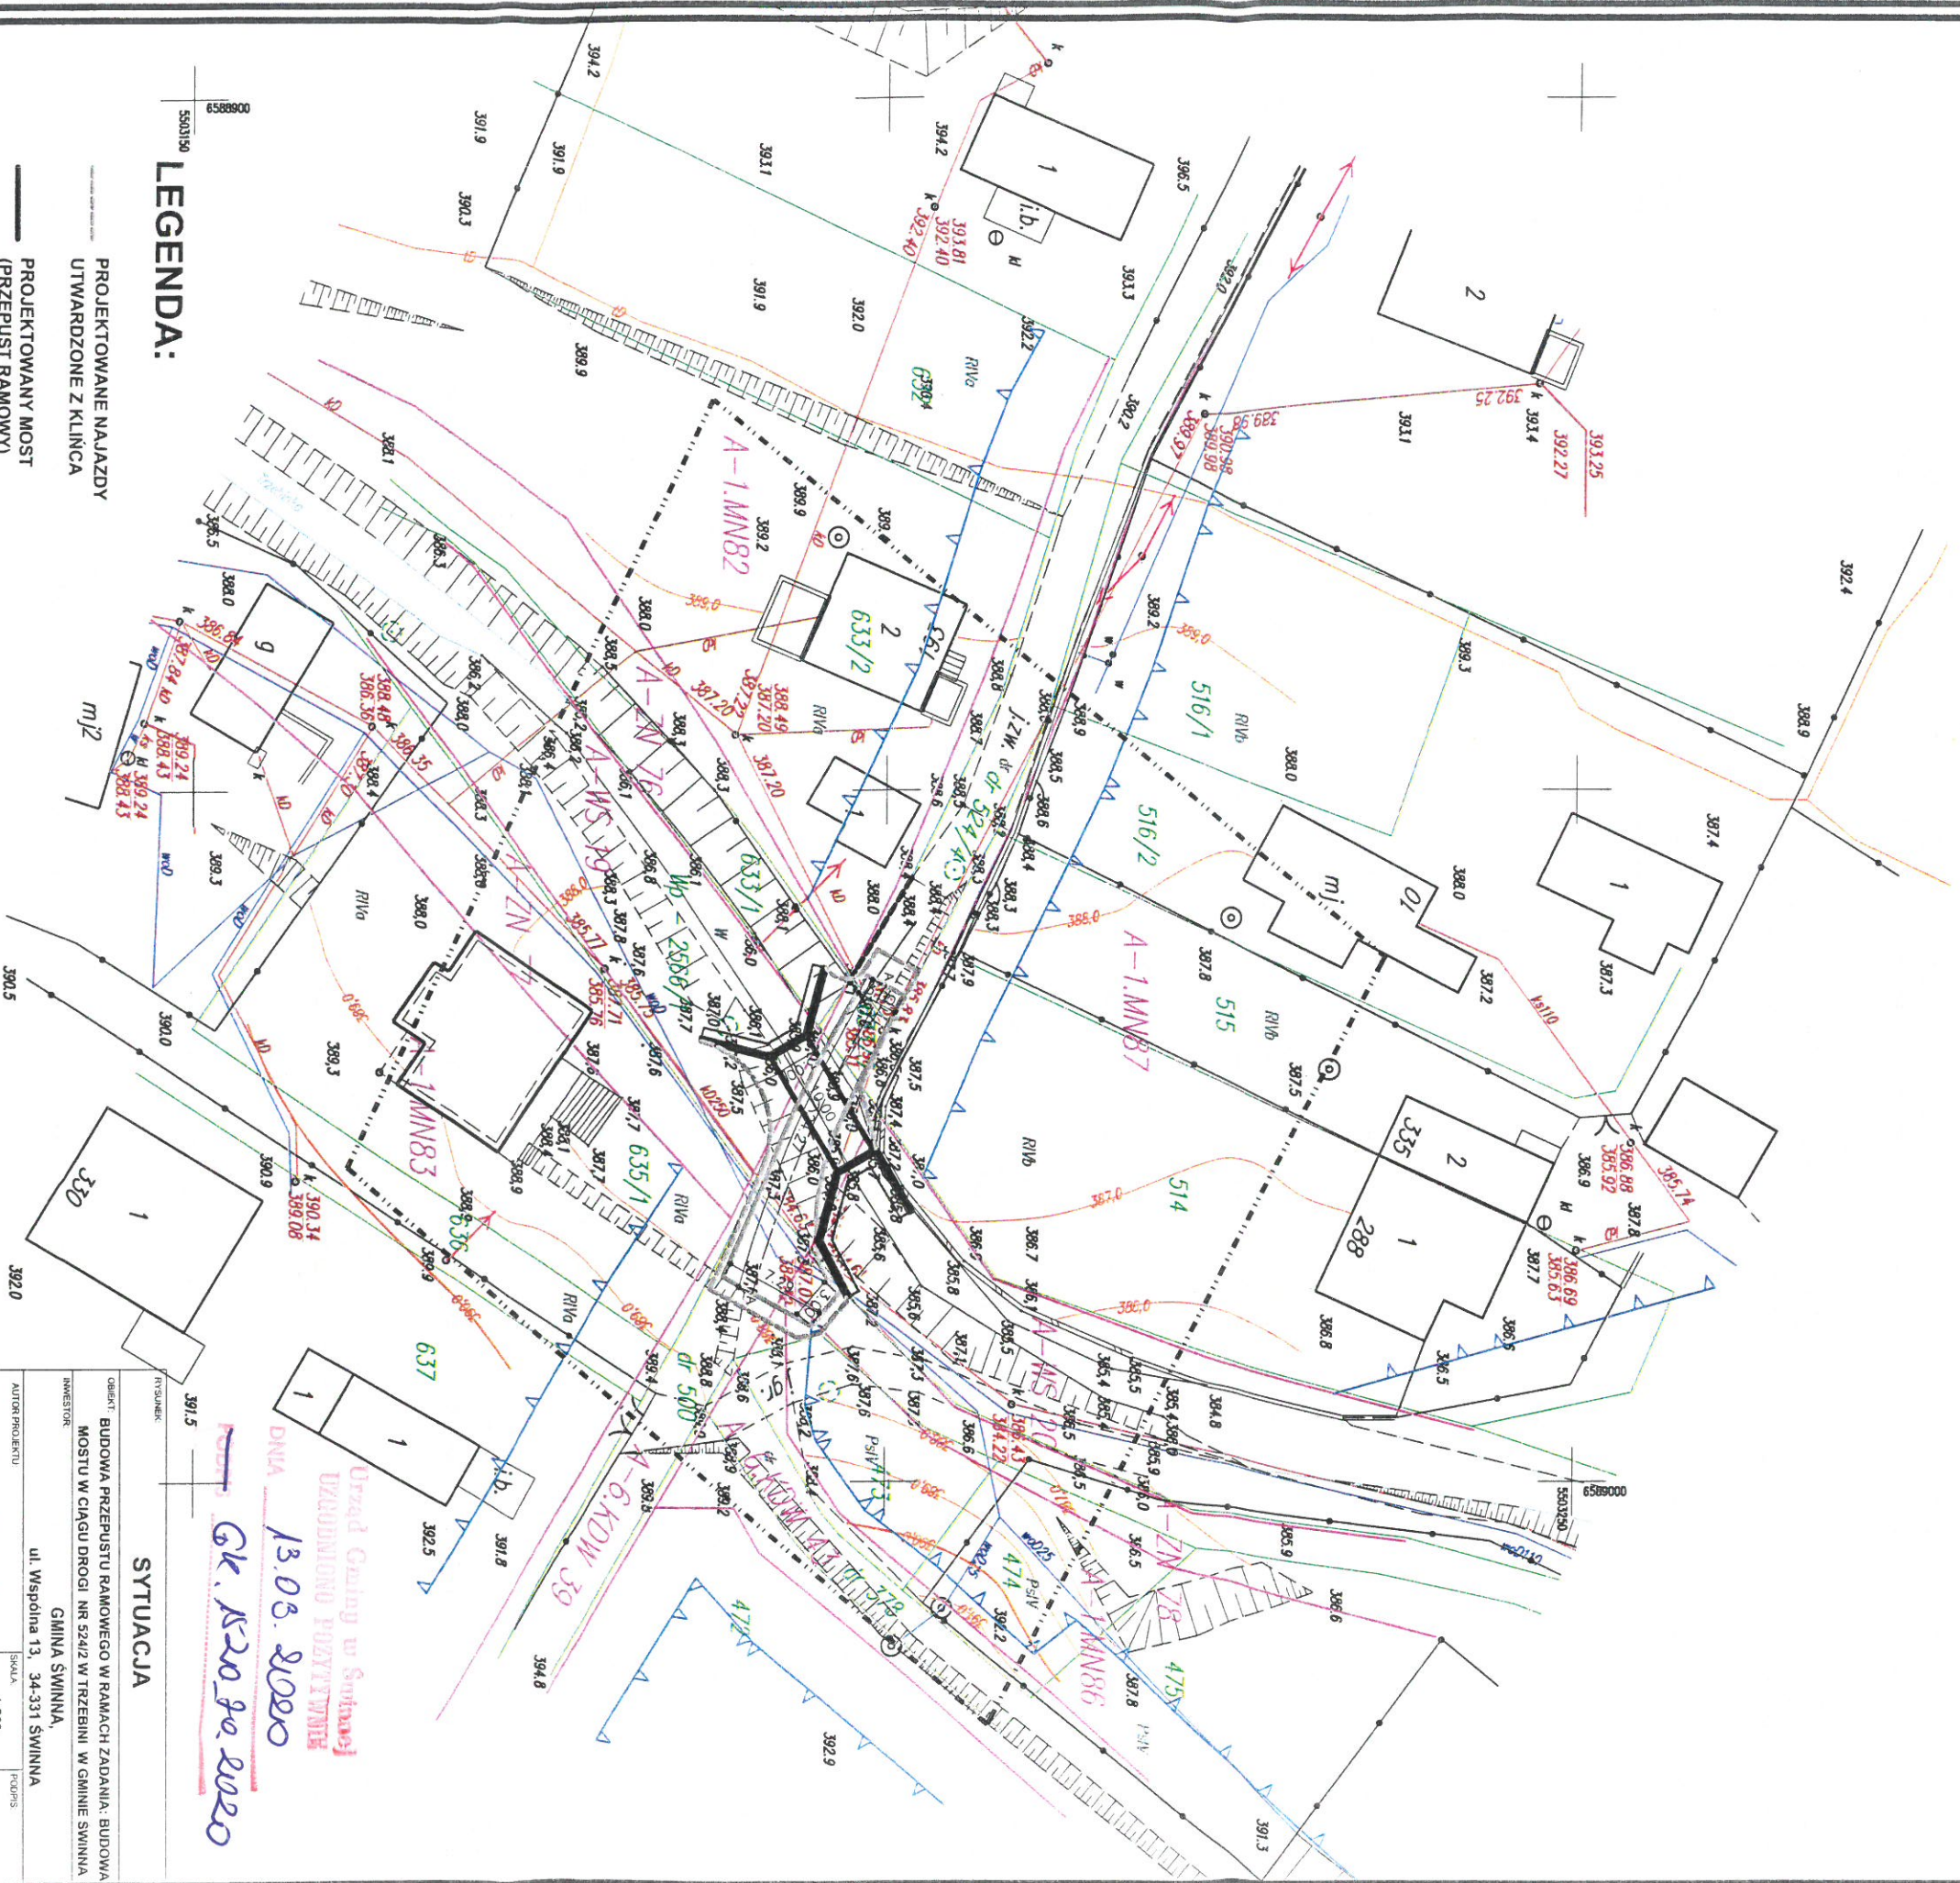

LEGENDA:

PROJEKTOWANE NAJAZDY
UTWARDZONE Z KLIŃKA
PROJEKTOWANY MOST
(PRZEPUST RAMOWY)

SITUACJA

OBIEKT: BUDOWA PRZEPUSTU RAMOWEGO W RAMACH ZADANIA: BUDOWA
MOSTU W CIĄGU DROGI NR 52412 W TRZEBINIU W GMINIE SWINNA
INWESTOR: GMINA SWINNA,
ul. Wspólna 13, 34-331 SWINNA
AUTOR PROJEKTU: mgr inż. WOJCIECH KUPCZAK
Cieplice ul. Świrna 2, 34-350 Węprzyska Górka
ul. Budowlana nr 40/48 BB e-mail: ekupc@wp.pl
SKALA: 1:500
DATA: MARZEC 2020
PŁATNOŚĆ: PZT 01

Urząd Gminy w Swinie
IZOBRONIONO POZYTYWNE
DNIA 13.03.2020
GK. K20.90.2020

Świnna, dnia 13.03.2020 r.

URZĄD GMINY
w Świnnej
34-331 Świnna, ul. Wspólna 13
woj. śląskie
tel./fax 33 8638 532
tel. 33 8638 010

GK.1520.70.2020

Ekoinwest
Kupczak Wojciech
ul. Sarnia 2
34-350 Cisiec

W odpowiedzi na pismo z dnia 13.03.2020 r. dot. wydania uzgodnienia projektowanego przepustu ramowego wzgl. sieci wod-kan., Urząd Gminy w Świnnej informuje, że uzgadnia pozytywnie na lokalizację w/w obiektu następującymi warunkami:

1. Przewidzieć otwory w fundamentach przepustu oraz zabezpieczyć sieć wodno – kanalizacyjną w miejscu kolizji.

Z up. Wójta Gminy
Kierownik Referatu Inwestycji,
Gospodarki Komunalnej,
Budownictwa i Ochrony Środowiska
[Podpis]
mgr inż. Dorota Zając

Otrzymują:

1. Adresat
2. a/a.D.Z.