

Powiat: żywiecki  
Gmina: Świnna [241713\_2]  
Obwód: Pewel Mata [0001]

*Arkusz 2 (3)  
powstała na podstawie aktualizacji mapy zasadniczej  
aktualna na dzień 05.12.2019r.*

SKALA 1:500  
Sektor: 6.116.32.02.4.2, 6.116.32.02.4.4, 6.116.32.07.2.2,

Id\_Pracy: GKN.6640.3137.2019  
Układ odniesienia wysokości PL-EINF2007-NH  
(Układ w sprawie zamówień publicznych z 2000 r.)

- sytuację terenu
- rzędy terenu
- uźbrojenie podziemne

Granice działek wkreślono kolorem zielonym na podstawie obowiązującej mapy ewidencyjnej, w zakresie planowanej inwestycji brak służebności gruntowych ujemnych w KW. Nie wykazała się istnieniem w terenie użyciów i podziemnego nie zgłoszonego do inwentaryzacji. Nie wykazano uzgodnień brzońowych.

Wykazał:

5504000,00	+	6591000,00
<hr/>		

nie wykonano uzgodnień branzowych.

Żywiec, dn. 27.02.2020r.


Planowana inwestycja – budowa wodociągu ma charakter liniowy i nie obliży do zachowania odległości od granic sąsiednich nieruchomości.

Planowana inwestycja – budowa wodociągu ma charakter liniowy i nie obliży do zachowania odległości od granic sąsiednich nieruchomości.

- zakres oktalizacji
- granice i oznaczenia jednostek strukturalnych z MPPZ

D-ZN 01 – granice i oznaczenia jednostek strukturalnych z MPZP

– nieprzekraczalna linia zabudowy

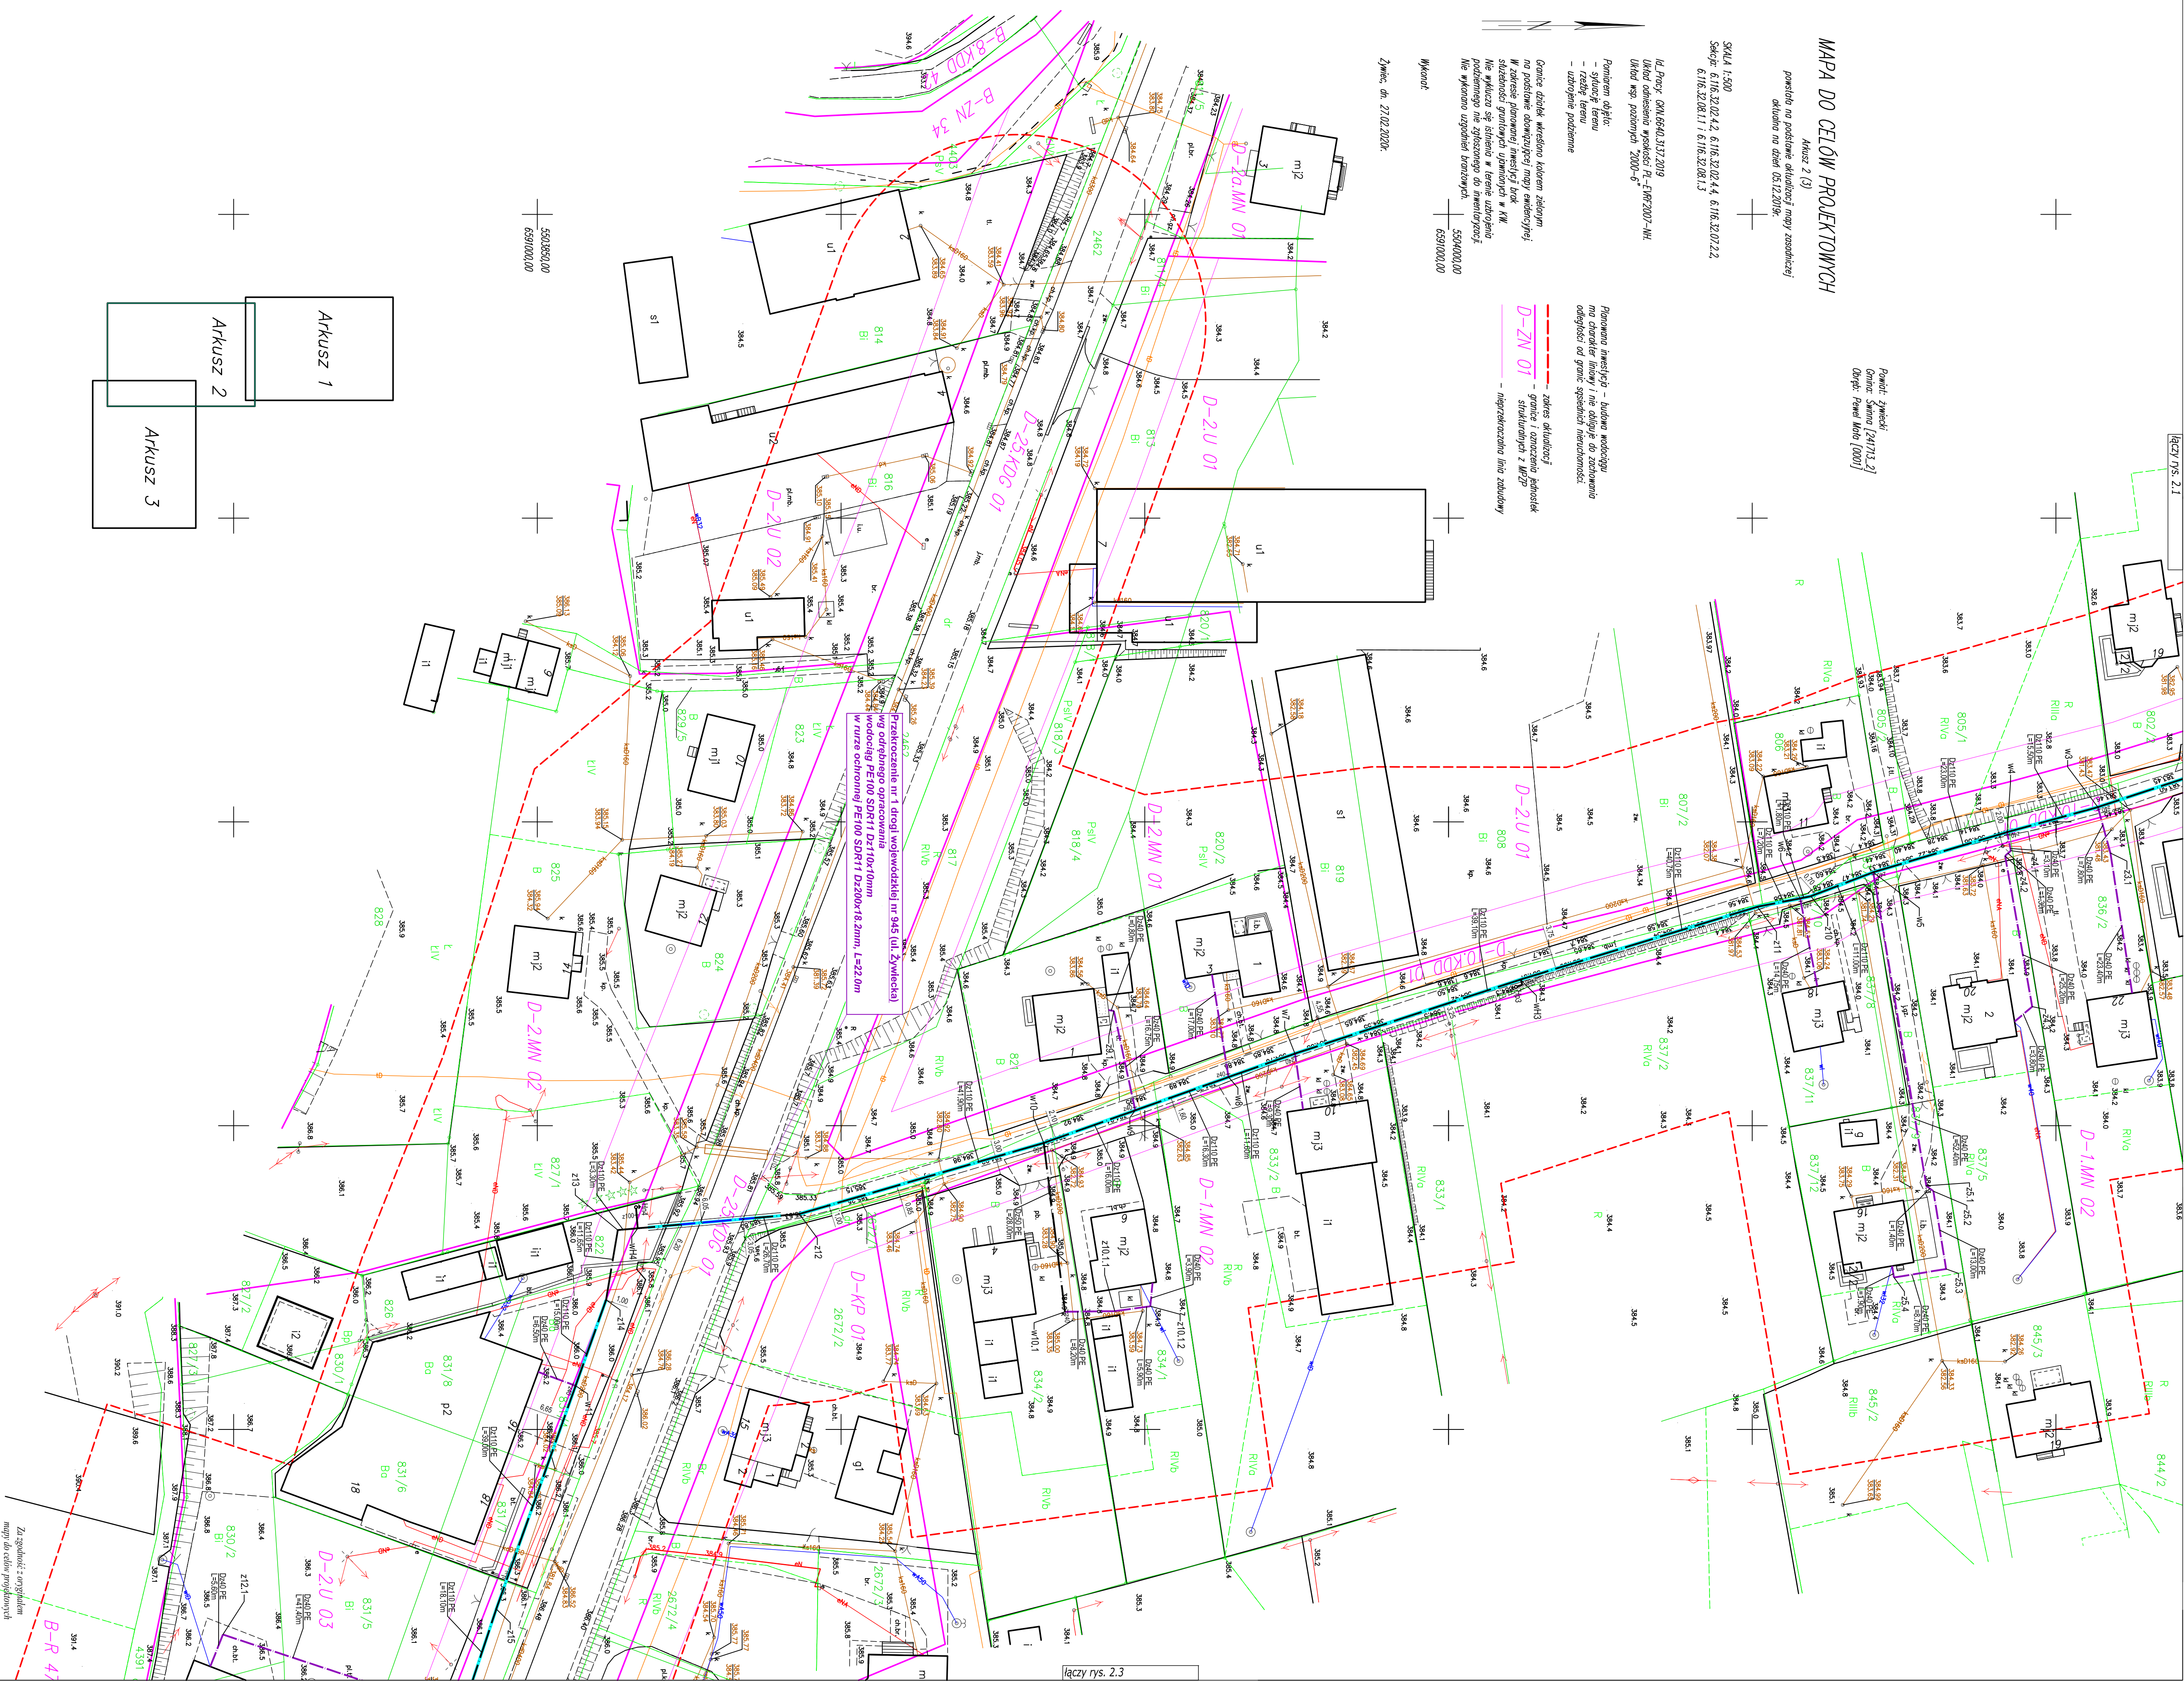

## LEGENDA

	projektowany wodociąg
	projektowane przyłącze wodociągów
	projektowany wodociąg w pasie drogowym drogi wojewódzkiej nr 942 w g. odźrębego opratowania

odcinki wodociągu do wykonania  
bezwypłokowo

==	proj. rura ochronna
ou Hn	proj. hydrant nadziemny

prof. hydryant podziemny	9 Hp
prof. zasuwka	2100 -

## Woditeo Istinejacy wodociag

— **K59280** — istniejąca kanalizacja sanitarna

— **OND** — istniejące kable energetyczne

— 19 —  
838/1  
nr ewidencyjny działki  
istniejące kabłe telekomunikacyjne

— granice działek  
- - - zakres opracowania

Projekt sporządzono na aktualnej mapie zasadniczej przyjętej do zasobu geodezyjnego pod nr ewidencyjnym P.2417.2020.1202 w dniu 30.03.2020r.

ul. Słoneczna 25 a  
43-330 Zasada Bieleńskie  
**INVEST-PRO**  
Klimaczyński Jacek

Imię i nazwisko / nr upr. bud.	F
Gmina Świnna	

ul. Wspólna 13, 34-331 Świnna	Projektował	mgr inż. Marta Blachut nr uw. SI K/6744/PMB/16
Investycja:		

**Budowa sieci wodociągowej  
wraz z przyłączami w Pewli Małej**

Stanisław:	w rejonie ul. Cisowej i Żywieckiej
Projekt budowlany	

Tytuł rys.:	Nr projektu:	Skala:	Data:	Nr
Projekt zagospodarowania terenu - cz. 2		1:500	06.2020r.	