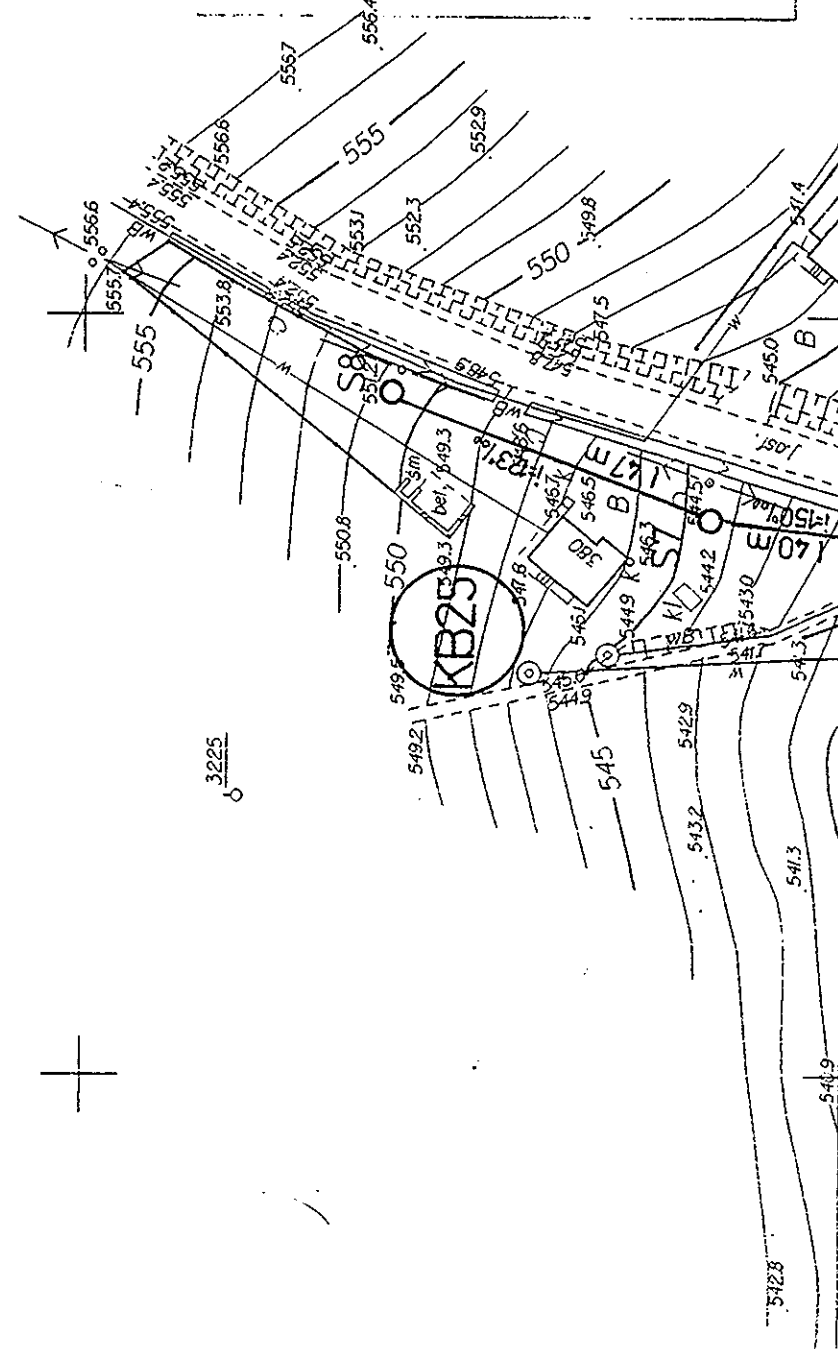


 
 
England. From 1711 to 1713



1103

2657

2665

Investor: Urząd Gminy w Świnieju	Skala: 1:1000	Bransza: Sanitarna	Nr rysunku: 1
Tytuł opracowania: Projekt kanalizacji sanitarnej w Powit. Śmietnickiej	Data:	Nazwisko: mgr inż. Włod Ryzekiewicz	Podpis: 
Aktuś A 24	Projektował:	mgr inż. Bogdan Krawczyk	
	Sprawdził:		

AKTUALIZACJA:

5044 EP-464/97

Em. Świna wól. Nelske

744050

Nakładki Tematyczne	S
Sytuac II powiat zochłowe /	W
Rzeźby terenu	U
Uzbrojenia podziemnego	

**MAPA ZASADNICZA**  
Założona w r. 1997 przez  
**KRAKOWSKIE BIURO GEODEZJI I TERENÓW ROLNYCH**  
W **KRAKOWIE** *Jan*  
Zgod. op. 41-5 techn. 102. Konrad Dobrowolski

172.342.254  
1:1000