


Przeście pod potokiem Nr II

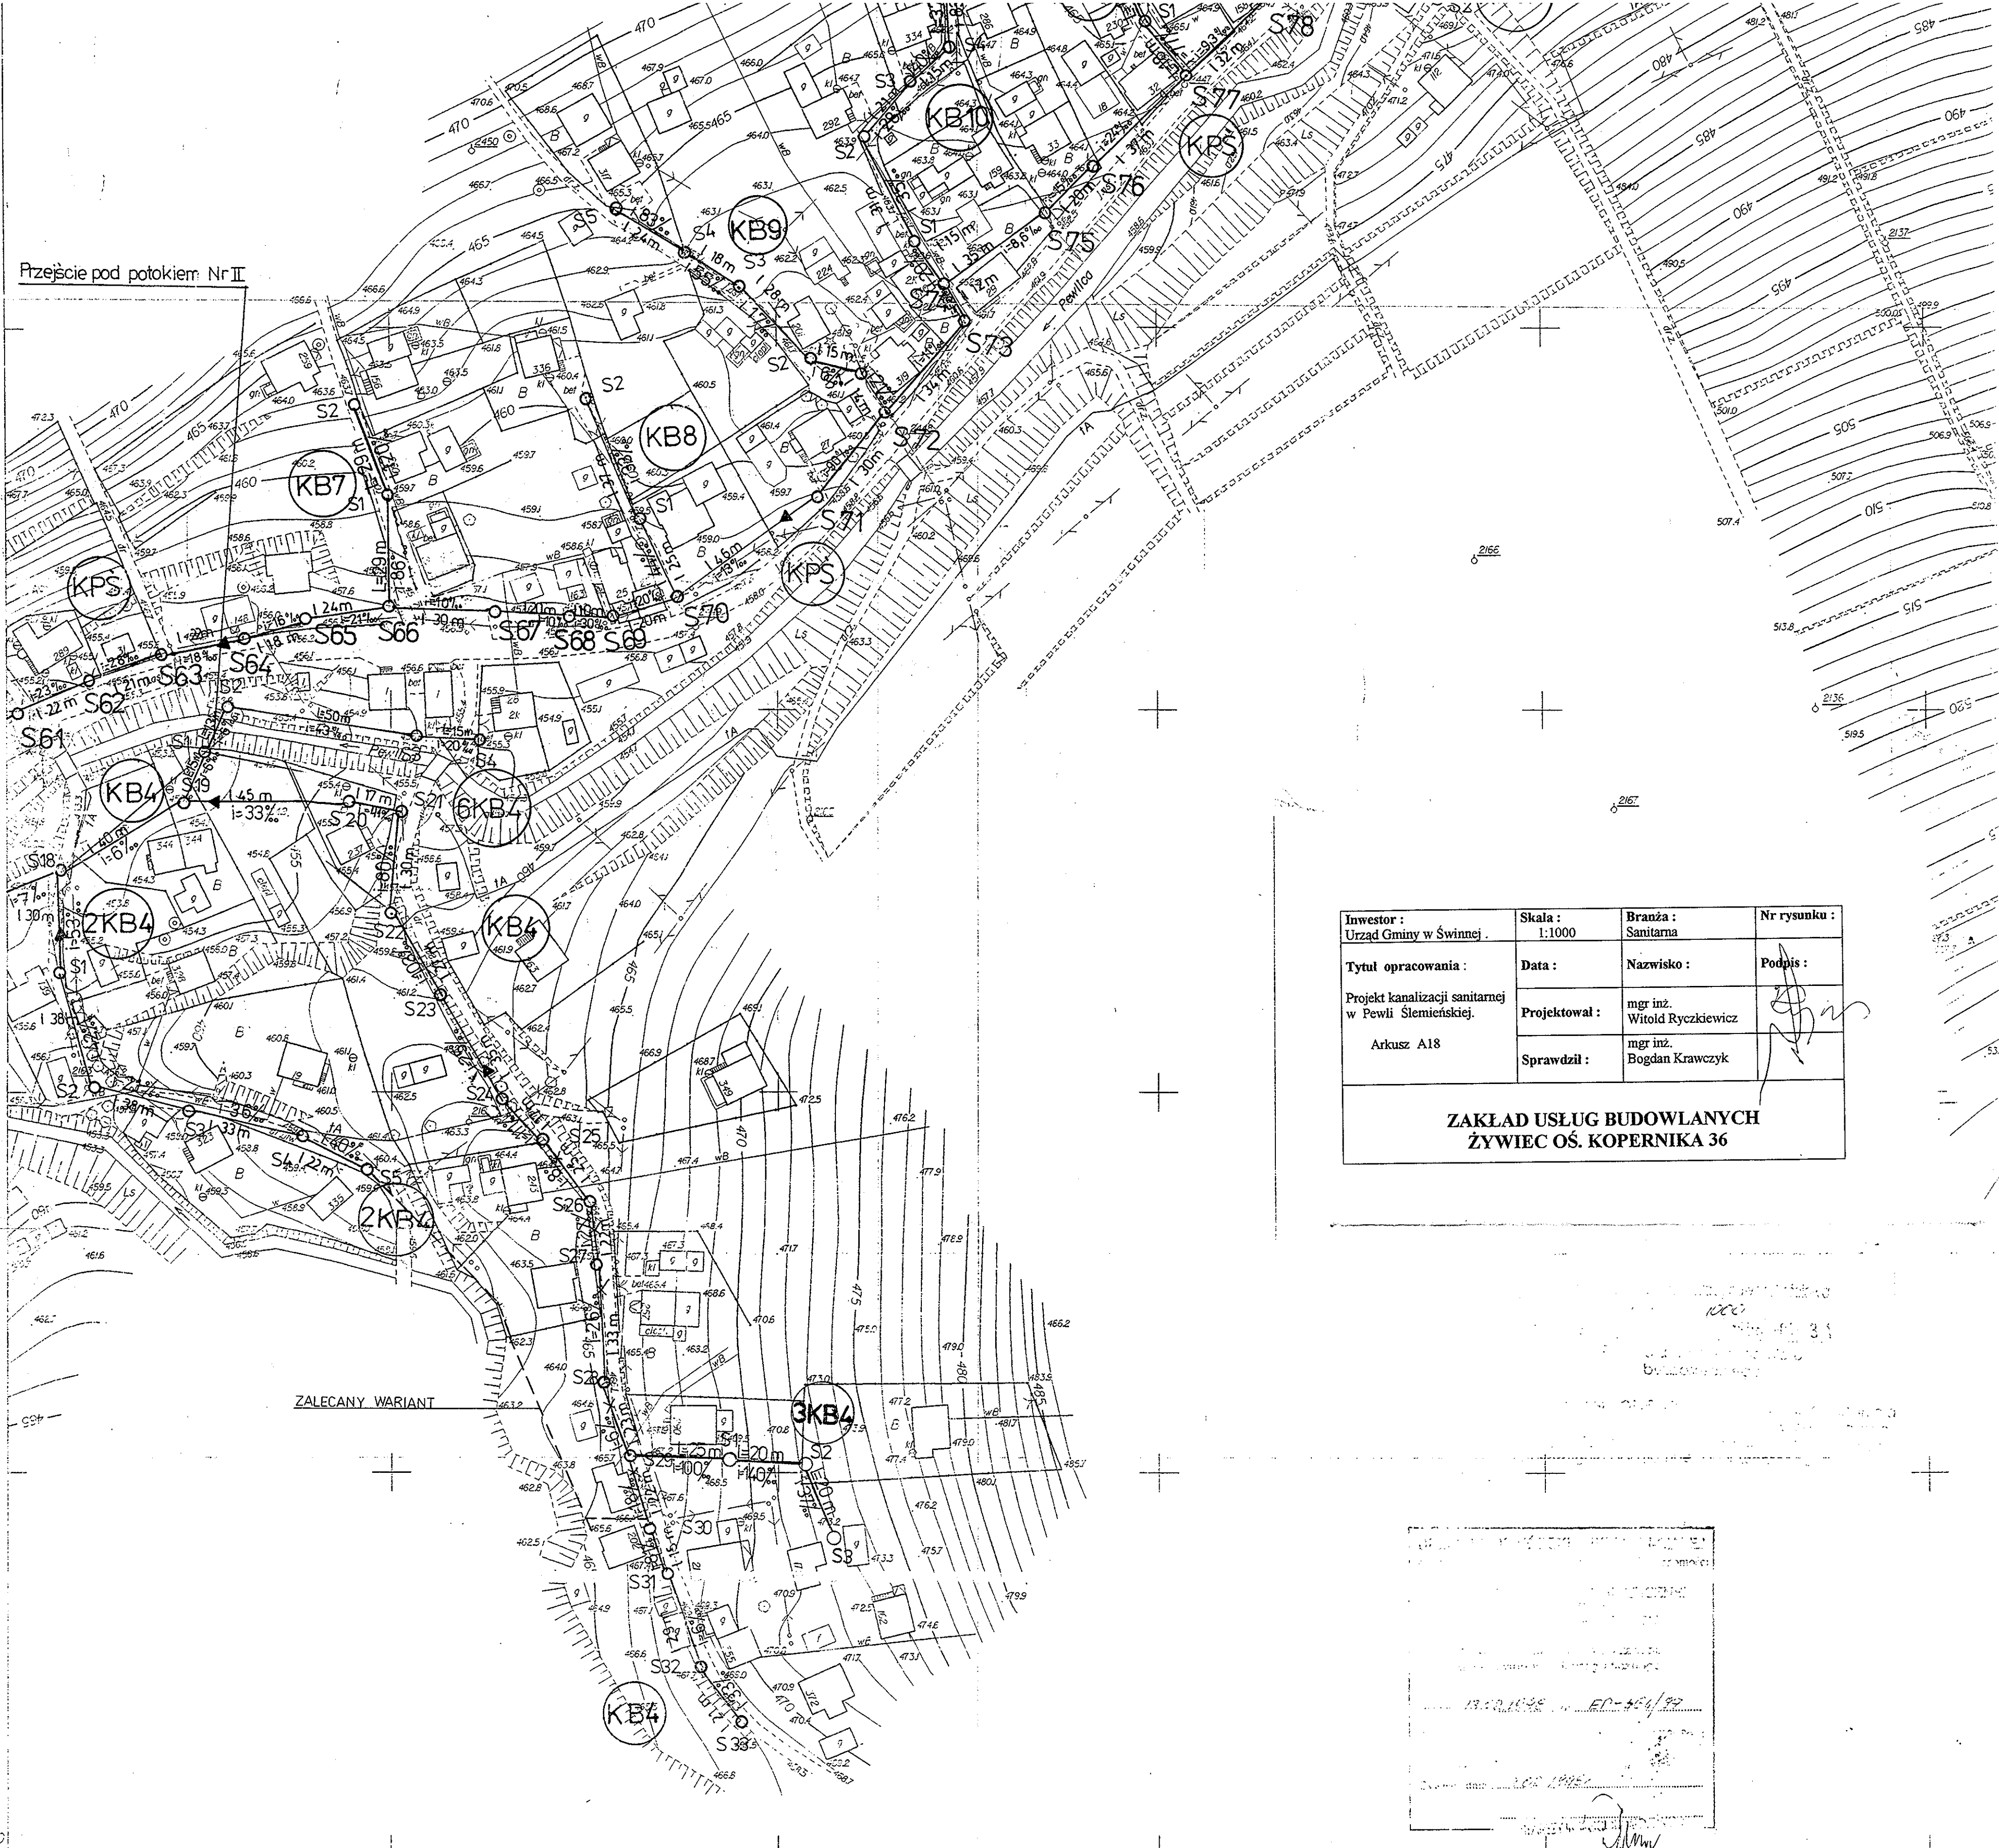

Investor : Urząd Gminy w Świnnej	Skala : 1:1000	Branża : Sanitarna	Nr rysunku :
Tytuł opracowania : Projekt kanalizacji sanitarnej w Pewli Ślemieńskiej.	Data :	Nazwisko : mgr inż. Witold Ryzkiewicz	Podpis :
Arkusz A18	Sprawił : mgr inż. Bogdan Krawczyk		

**ZAKŁAD USŁUG BUDOWLANYCH
ŻYWIEC OŚ. KOPERNIKA 36**

172.344.092
1:1000

MAPA ZASADNICZA
Założona w r.1995 przez
WOJEWÓDZKIE BIURO GEODEZJI I TERENÓW ROLNYCH
w BIELSKU BIAŁEJ z/s w ŻYWCU
Kierownik Zespołu Geodezyjnego mgr Inż. J. Matras

Nakładki Tematyczne	
Sytuacji powierzchniowej	S
Rzeźby terenu	W
Uzbrojenia podziemnego	U

344.044	344.091	344.101
344.091	344.094	