

172.344.044  
1:1000


**MAPA ZASADNICZA**  
Założona w r. 1995 przez  
WOJEWÓDZKIE BIURO GEODEZJI I TERENÓW ROLNYCH  
W BIELSKU BIAŁYM z/s w ŻYMCU

Nakładki Tematyczne
Sylabus i plany zagospodarowania
Rzeczby terenu
Uzbrojenie podziemne
U
U

344042	344043	344053	344092
--------	--------	--------	--------

Przebieg nad potokiem Nr 3	Przebieg nad potokiem Nr 4	Przebieg nad potokiem Nr 5	Przebieg nad potokiem Nr 6
----------------------------	----------------------------	----------------------------	----------------------------

AKTUALIZACJA	1. SU EP/07/95	2. SU EP/07/95	3. SU EP/07/95	4. SU EP/07/95
--------------	----------------	----------------	----------------	----------------

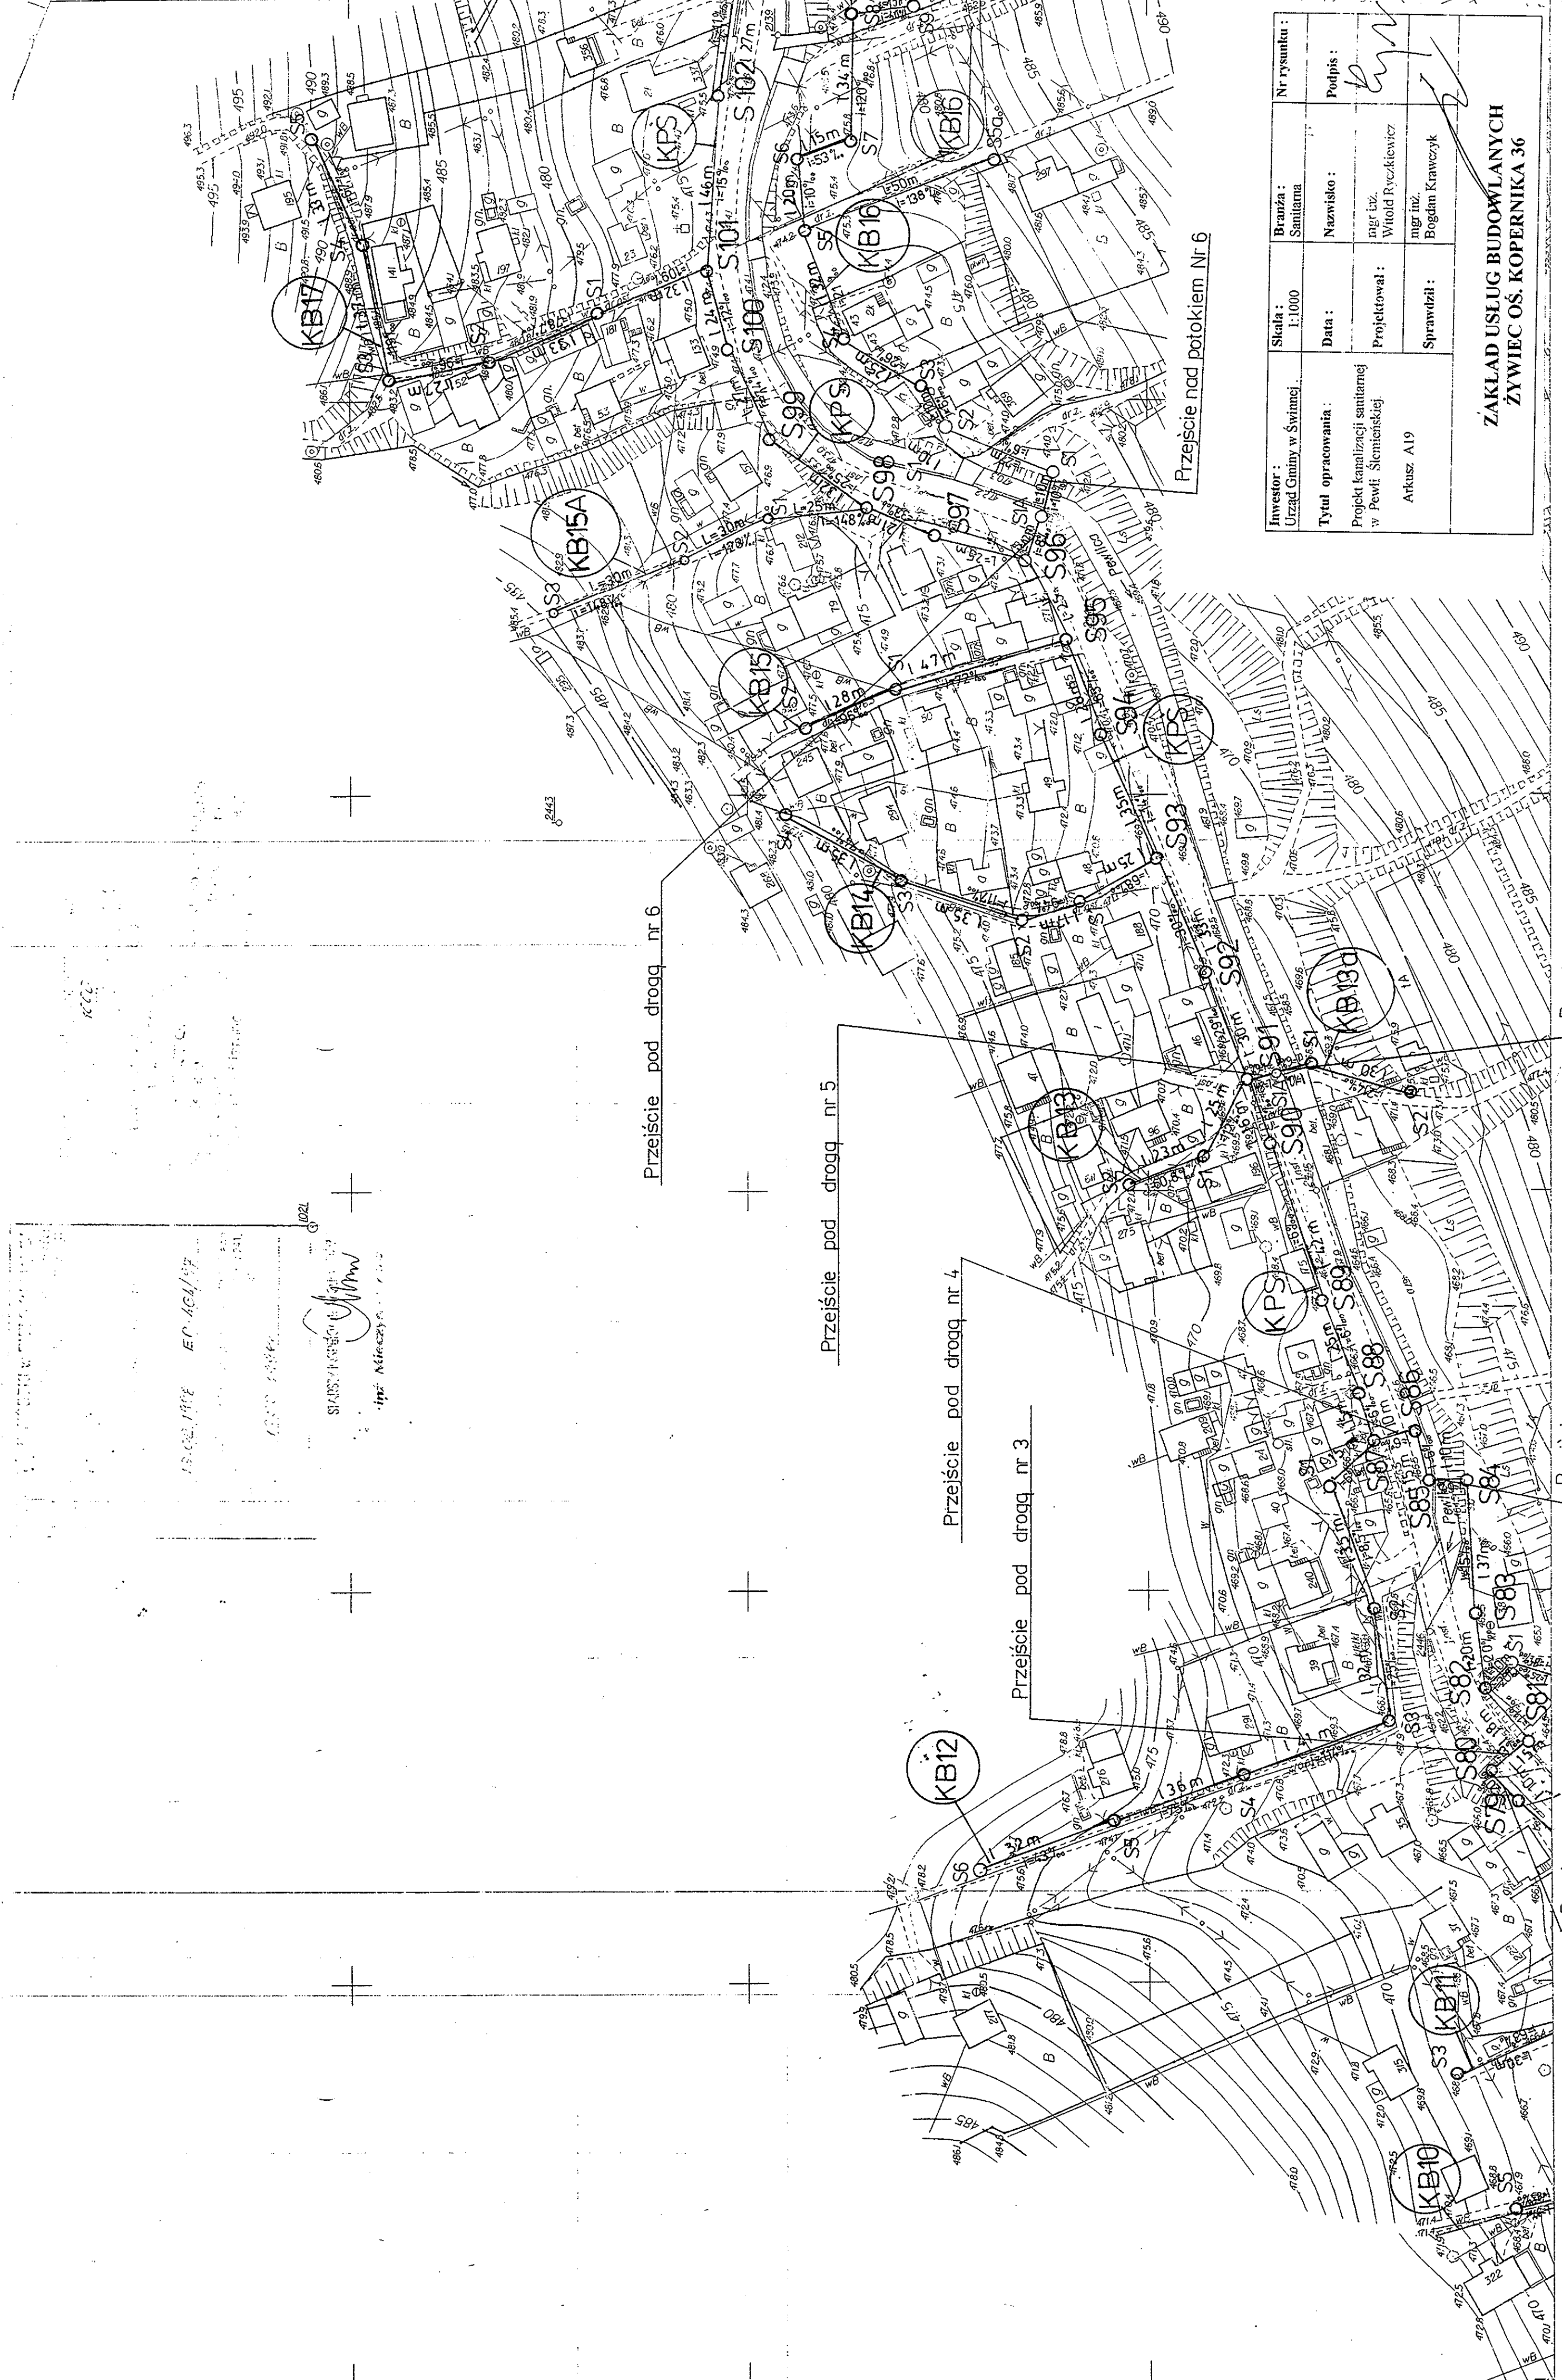

Investor : Urząd Gminy w Świdnicy	Skala : 1:1000	Bransz : Sanitarna	Nr rysunku :
Tytuł opracowania : Projekt kanalizacji sanitarnej w Powi. Świdnickiej	Data :	Nazwisko : mgr inż. Włodzisław Fiedorowicz	Podpis :
Projektował : mgr inż. Arkadiusz A19	Sprawił :	ZAKŁAD USŁUG BUDOWLANYCH ŻYWIĆ OS. KOPERNIKA 36	